


自贸大厦光纤到户系统图

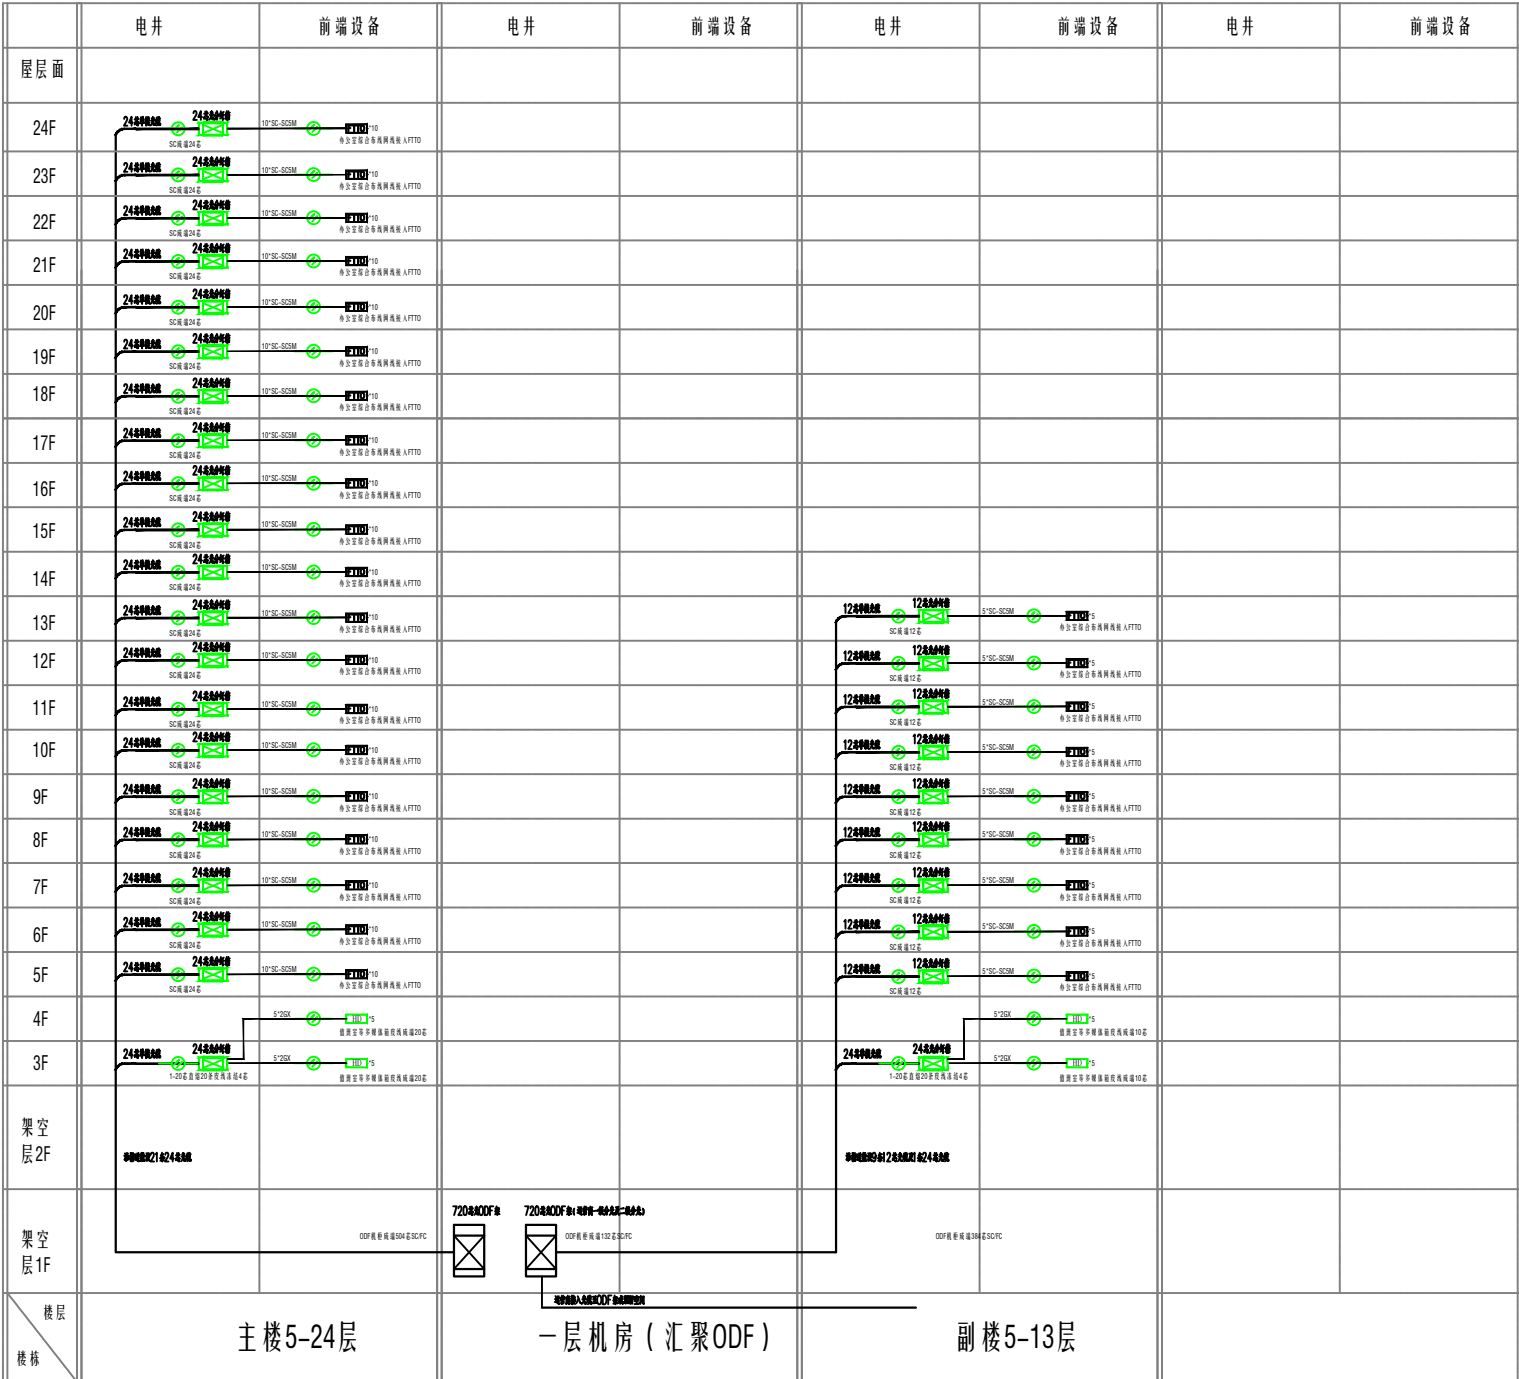

屋顶

24F

23F

22F

21F

20F

19F

18F

17F

16F

15F

14F

13F

12F

11F

10F

9F

8F

7F

6F

5F

4F

3F

2F

1F



屋顶

13F

12F

11F

10F

9F

8F

7F

6F

5F

4F

3F

2F

1F

会 签	
建 筑	
结 构	
给 排 水	
电 气	
暖通/燃气	

加章图章处	
工程设计文件专用章	
注册师盖章	

版次	修改日期	修改原因
1		
修改记录		


项目负责人	吴联光	吴联光
方案设计	廖文灿	廖文灿
设计	甘宜山	甘宜山
制图	甘宜山	甘宜山
校对	张 婷	张 婷
审核	廖文灿	廖文灿
专业负责	曾丽娟	曾丽娟
审定	曾丽娟	曾丽娟
院技术负责人	吴联光	吴联光
印刷体	曾丽娟	曾丽娟


建设单位	广西钦保置业有限公司
建设地点	钦州市保税港区
工程名称	自贸大厦
子项名称	

图 名	1-1剖面图
合同号	
图 册	建 施
图 号	J-13
版次	V1.0
日期	2014.07

湘潭市建筑设计院
XIANG TAN CITY
ARCHITECTURAL DESIGN INSTITUTE

自贸大厦光纤到户拓扑图

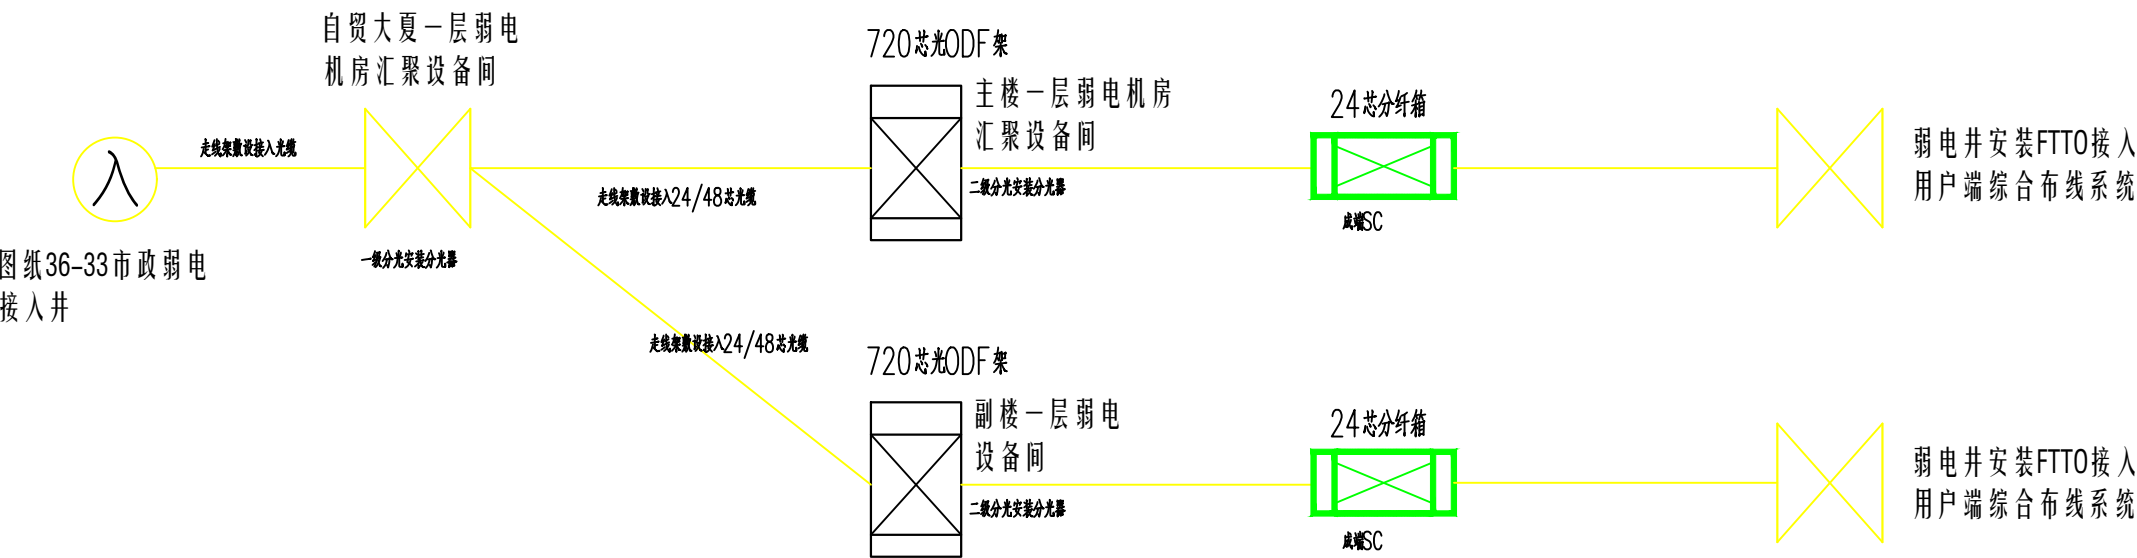

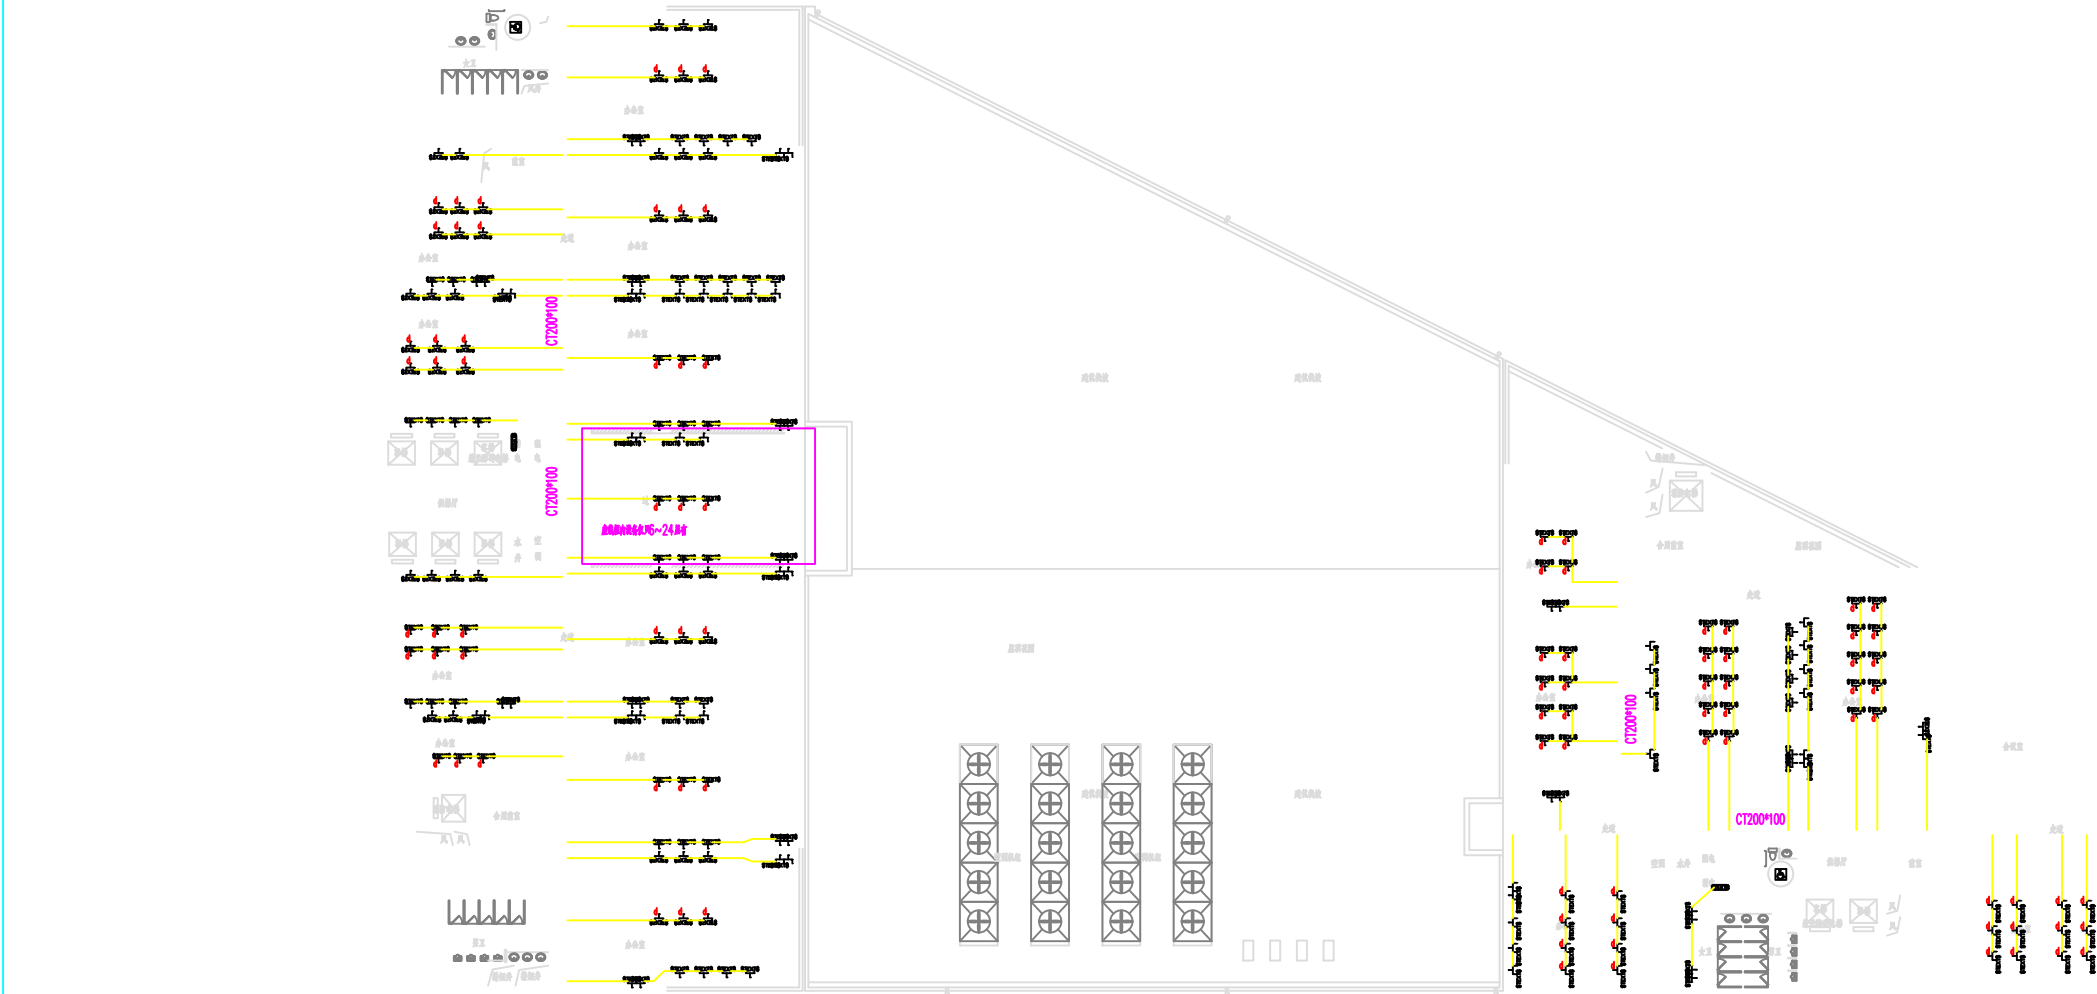

弱电线穿管最小管径(mm)

图标	连续电缆型号及规格	阻燃型 保护管 类型	导线穿管根数							
			1	2	3	4	5	6	7	8
	G.652D 光纤	阻燃乙丙橡胶电缆管(PVC)	16	20	25	25	32	32	40	40
	RVS-2x0.5	C1、阻燃乙丙橡胶电缆管(PVC)	16	16	20	20	25	25	32	32
	SYV-75-5	阻燃乙丙橡胶电缆管(PVC)	16	25	25	32	32	40	40	40

标准层弱电平面图 1:200

注：弱电插座(标注~)为地插)安装位置，可根据实际办公桌椅位置进行调整。
图中所示插座均为全铜防火插座，且具小规格大插座。

会签

COORDINATION

建筑	
结构	
给排水	
电气	
暖通/燃气	

加签图章处

STAMP AREA

工程设计文件专用章

SEAL PROJECT DESIGN DOCUMENTS

注册师盖章

CERTIFIED ENGINEER STAMP

版次	修改日期	修改原因
VERSION	MODIFY DATE	REVISION REASON
修改记录		
REVISION RECORD		

项目负责人	吴联光	吴联光
方案设计	廖文灿	廖文灿
设计	李力	李力
制图	李力	李力
校对	刘华	刘华
审核	刘江水	刘江水
专业负责	刘江水	刘江水
审定	曾兴东	曾兴东
院技术负责人	吴联光	吴联光
印刷体	印刷体	签署

建设单位

CLIENT

广西钦保置业有限公司

建设地点

SITE

钦州市保税港区

工程名称

PROJECT

白璧大厦

子项目名称

SUB-PROJECT

图名

TITLE

标准层弱电平面图

合同号

CONTRACT NO.

图号

DRAWING NO.

46-35

图例

图号

图号

46-35

版次

版次

V1.0

日期

DATE


2014.06

湘潭市建筑设计院


XIANG TAN CITY


ARCHITECTURAL DESIGN INSTITUTE

自贸大厦光纤到户运营
商接入系统图

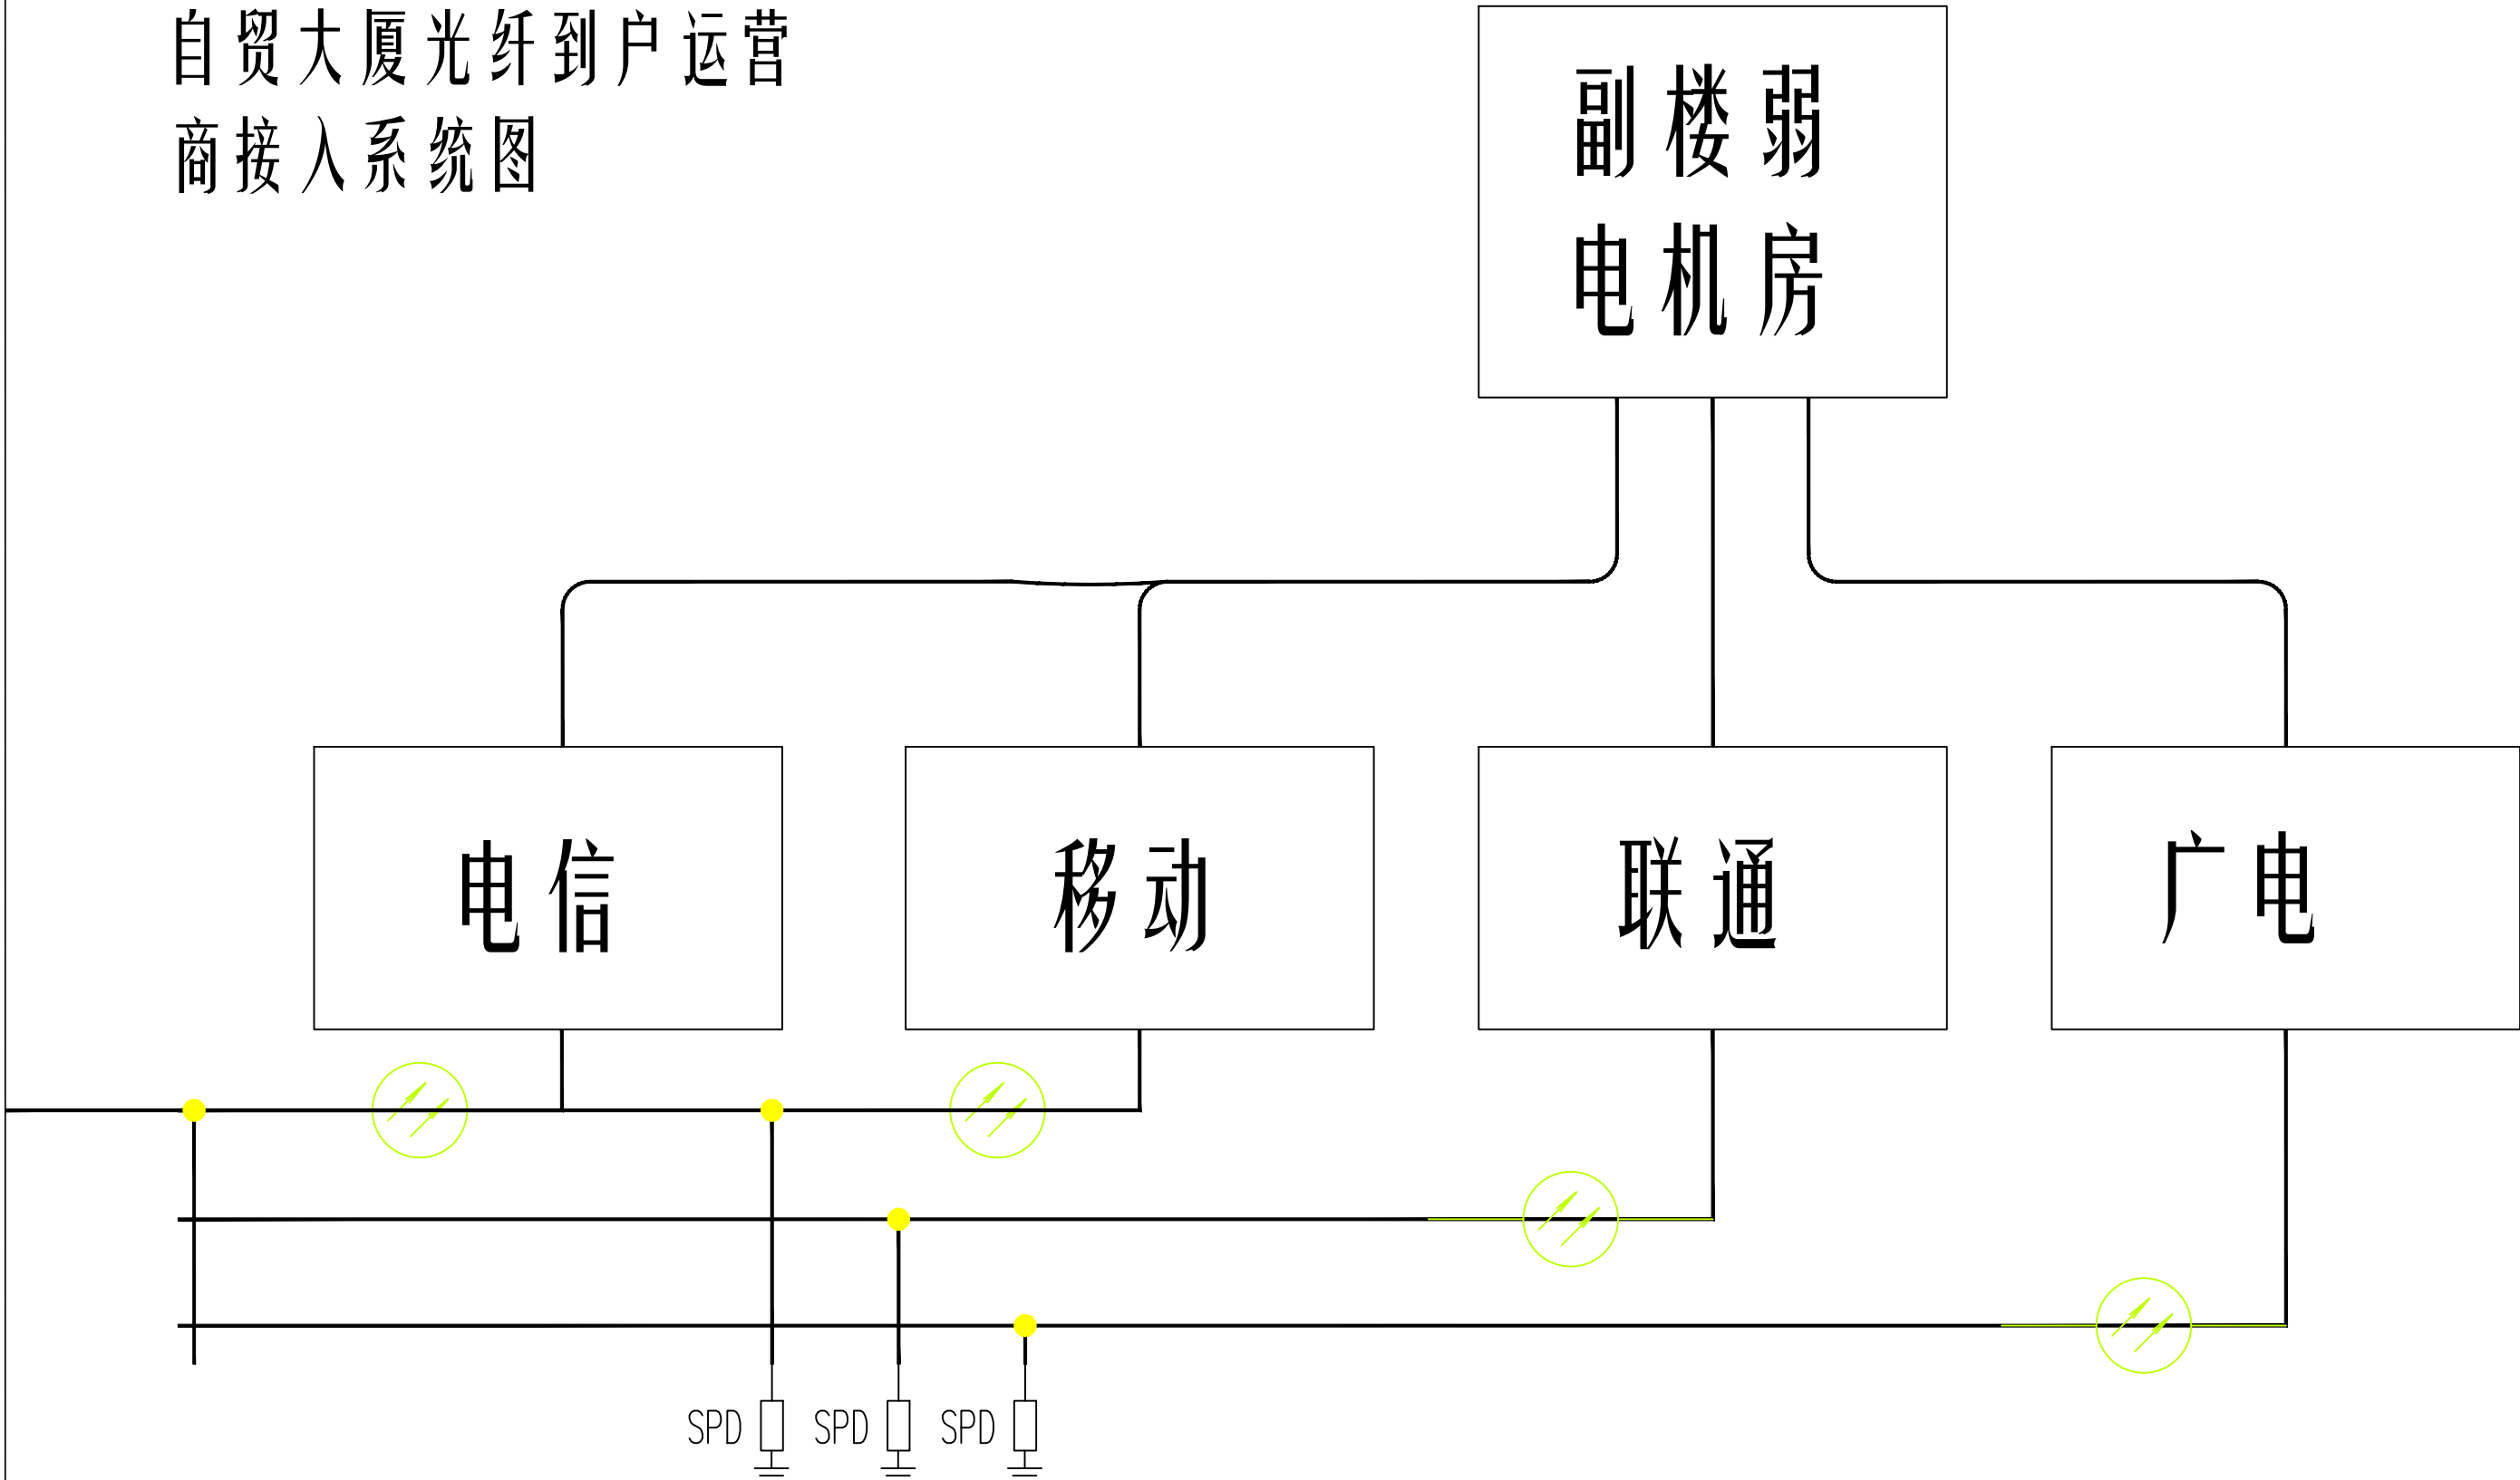

自贸大厦光纤到户汇聚
系统图

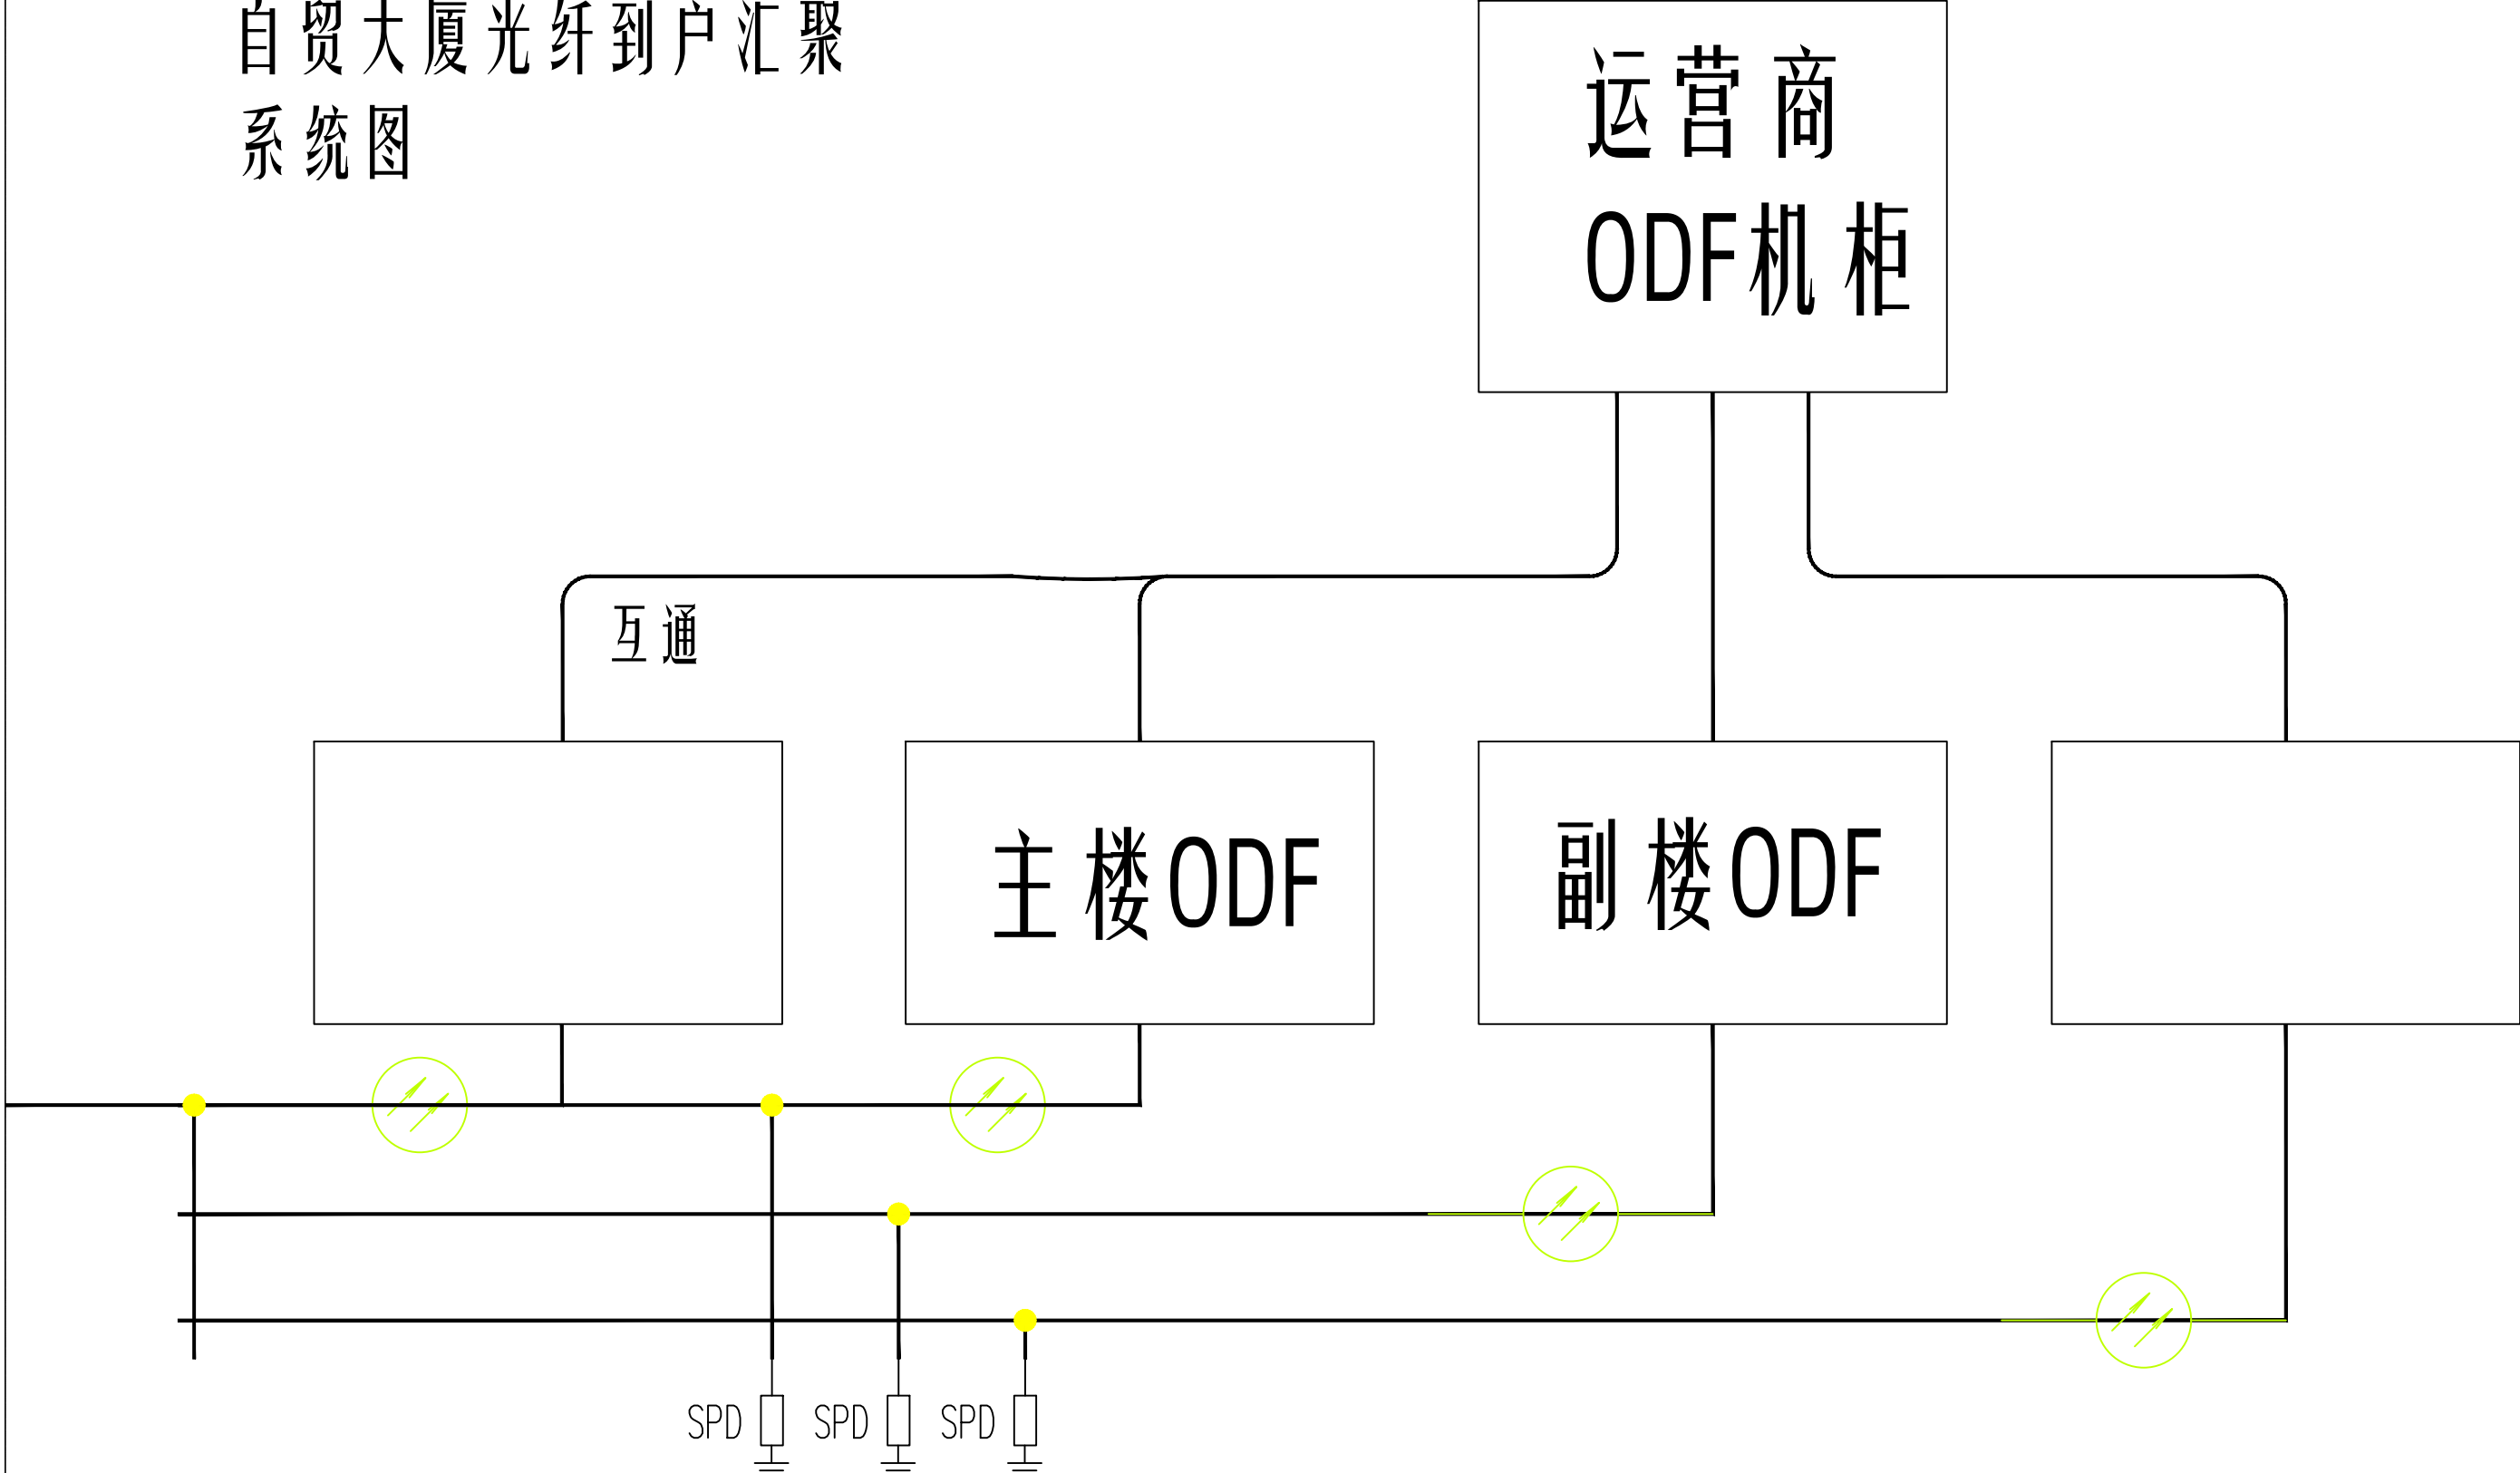

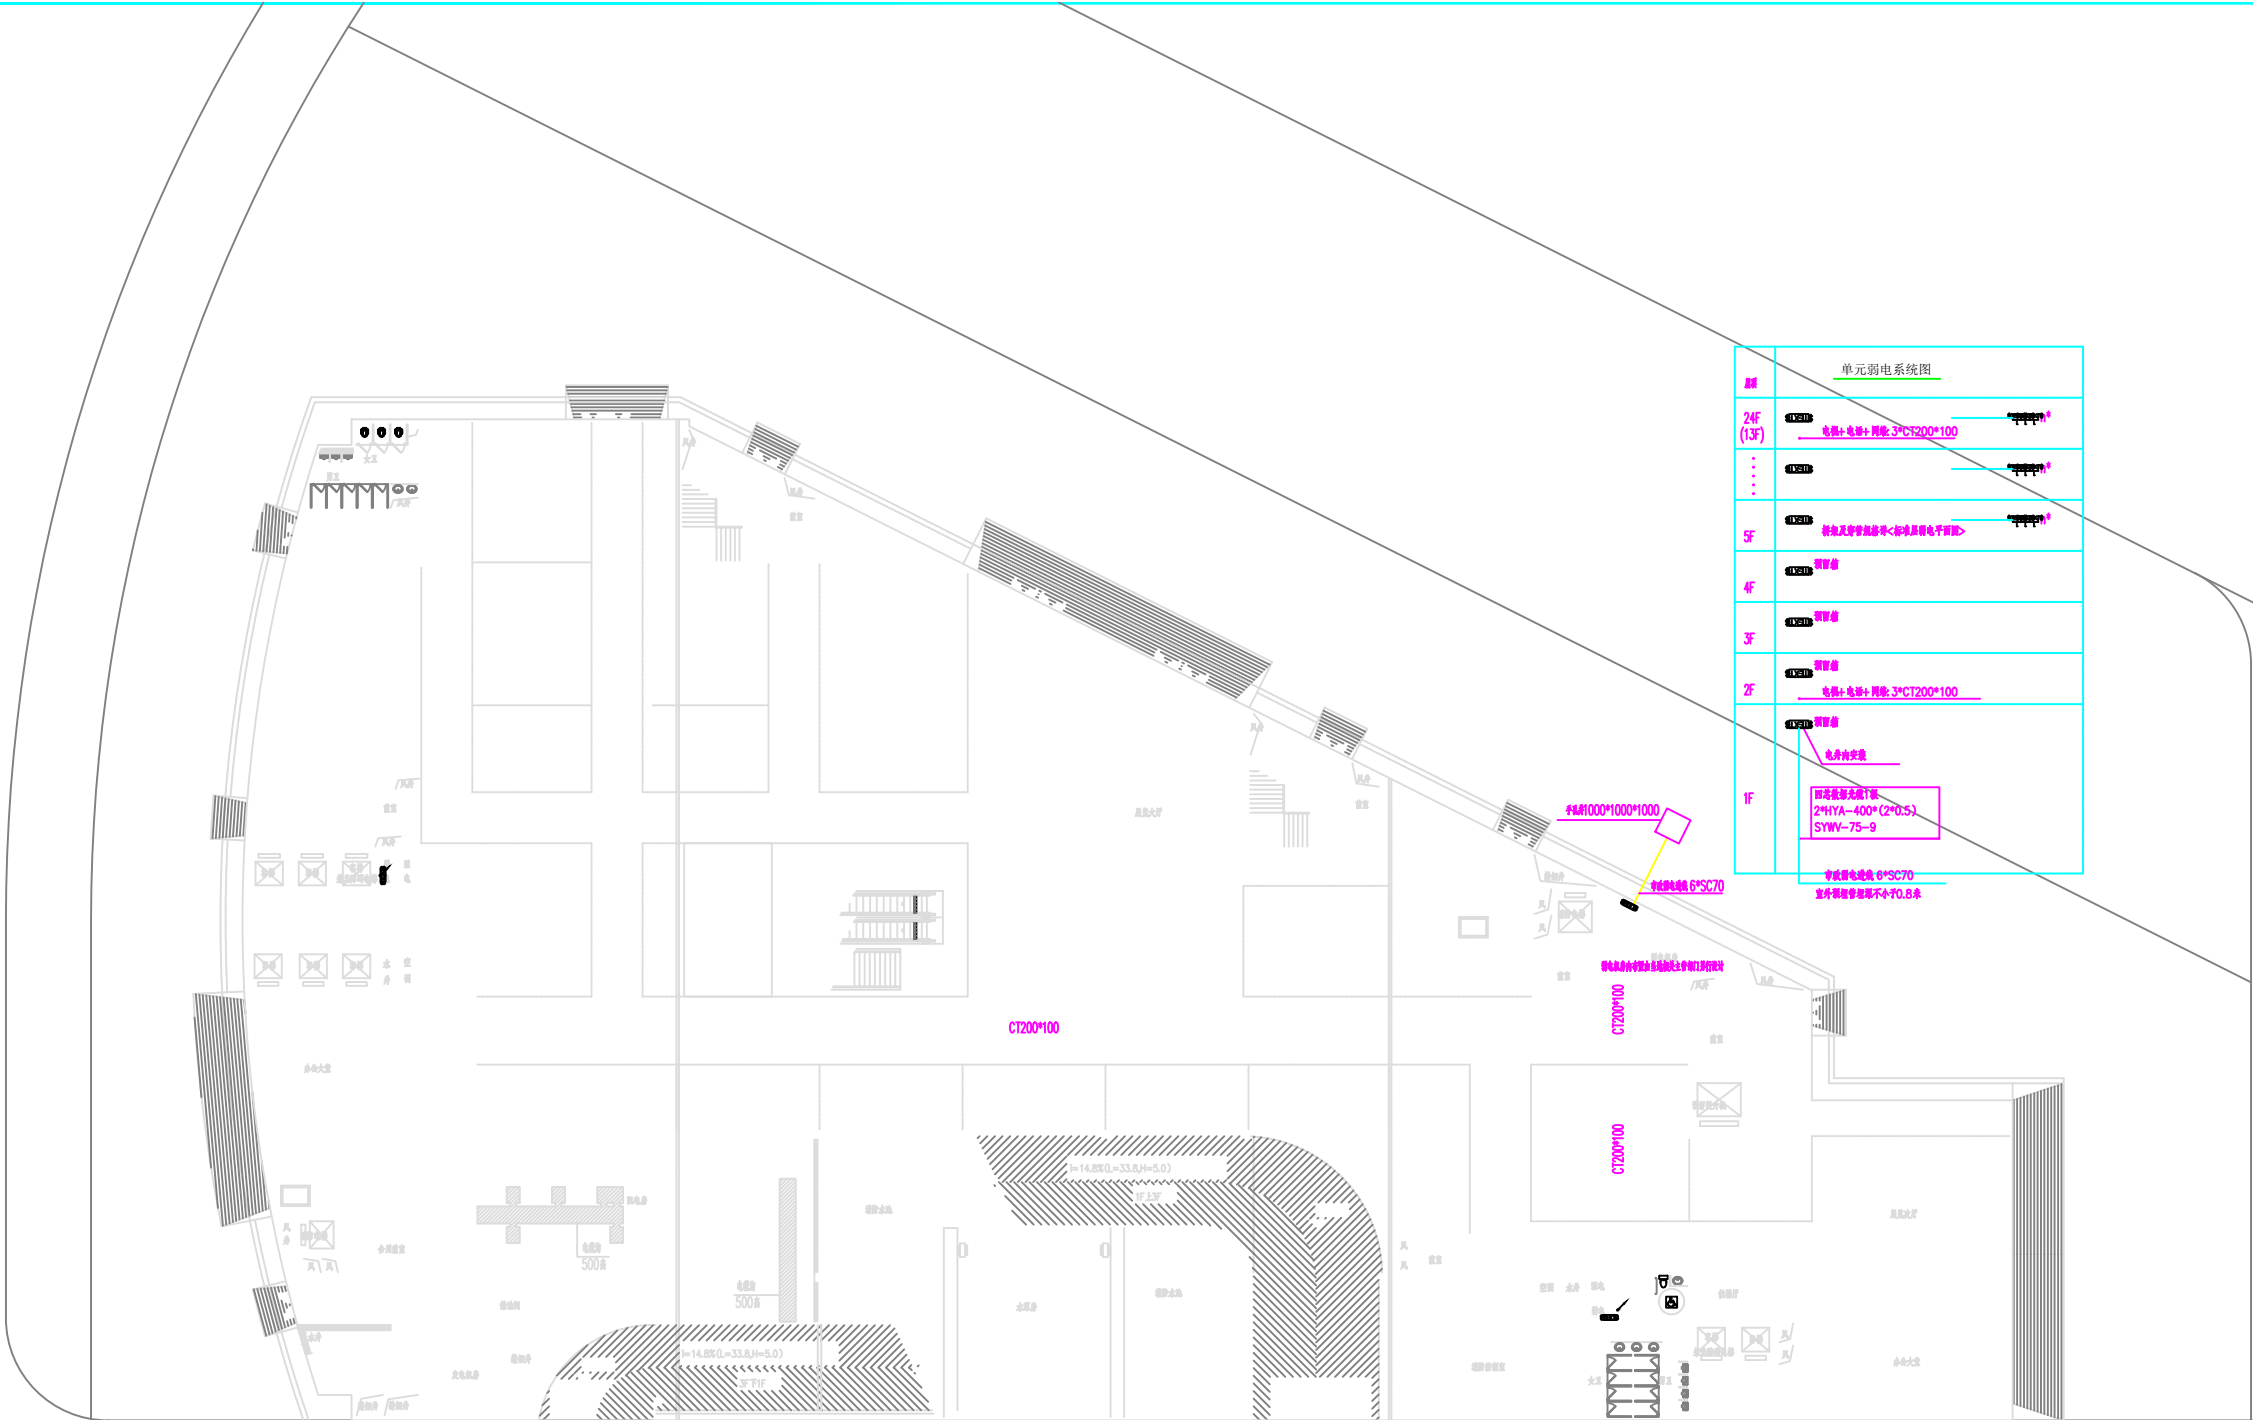

首层弱电平面图 1:200

会签	
专业	审核
建筑	
结构	
给排水	
电气	
暖通/燃气	

加签图章处	
工程竣工文件专用章	
注册师盖章	

版次	修改日期	修改原因
1		


版次	修改日期	修改原因
1		

项目负责人	吴联光	吴联光
方案设计	廖文旭	廖文旭
设计	李力	李力
制图	李力	李力
校对	刘华	刘华
审核	刘江水	刘江水
专业负责	刘江水	刘江水
审定	曾兴东	曾兴东
技术负责人	吴联光	吴联光
印刷体	印刷体	印刷体

建设单位	广西钦保置业有限公司
建设地点	钦州市保税港区
工程名称	自贸大厦
子项名称	弱电系统

图名	单元弱电系统图
图号	36-33
图别	电气
版次	V1.0
日期	2014.06


湘潭市建筑设计院
XIANG TAN CITY
ARCHITECTURAL DESIGN INSTITUTE

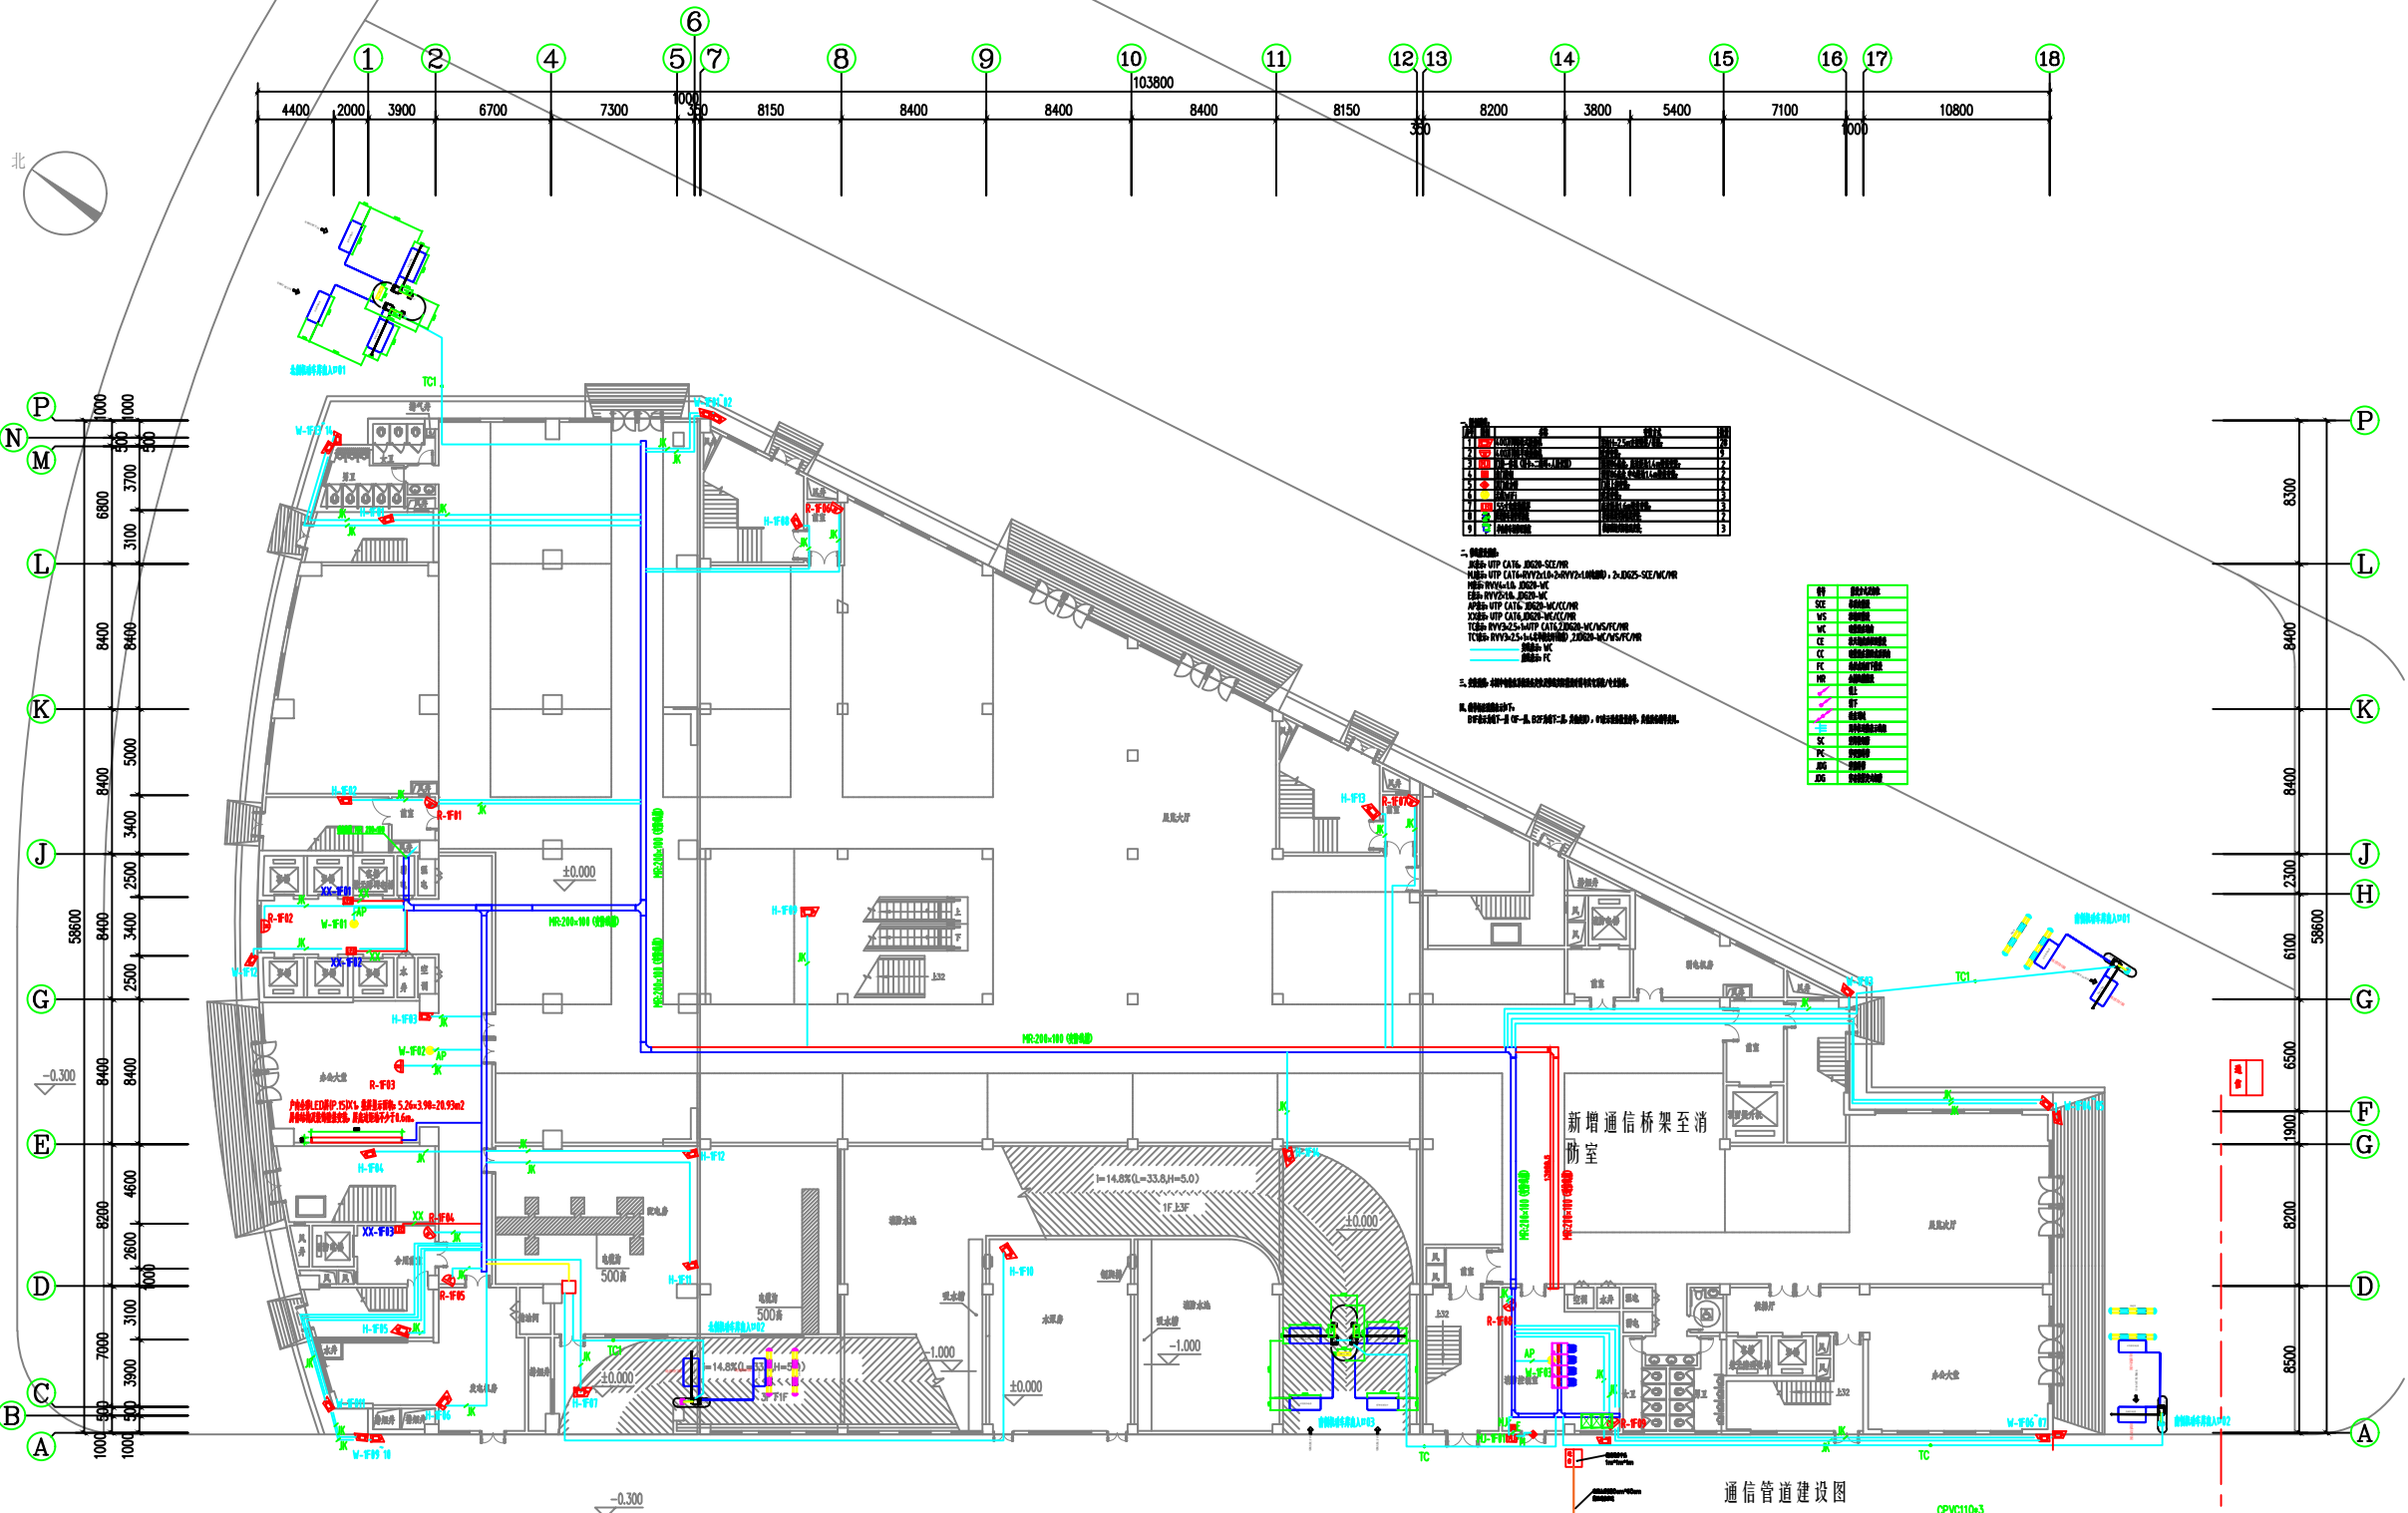

图例	说明
1	通信管道
2	通信管道
3	通信管道
4	通信管道
5	通信管道
6	通信管道
7	通信管道
8	通信管道
9	通信管道
10	通信管道
11	通信管道
12	通信管道
13	通信管道
14	通信管道
15	通信管道
16	通信管道
17	通信管道
18	通信管道

图例	说明
1	通信管道
2	通信管道
3	通信管道
4	通信管道
5	通信管道
6	通信管道
7	通信管道
8	通信管道
9	通信管道
10	通信管道
11	通信管道
12	通信管道
13	通信管道
14	通信管道
15	通信管道
16	通信管道
17	通信管道
18	通信管道

自贸大厦通信管道建设总评图

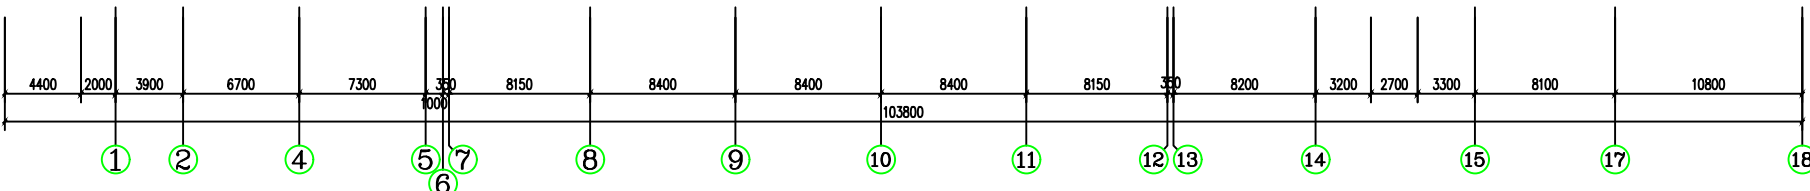

全套
COORDINATION

建筑
ARCH

结构
STRUCT

给排水
PLUMBING

电气
ELECT

暖通/燃气
HEATING/GAS

加盖图章处
STAMP AREA

工程设计文件专用章
SEAL PROJECT DESIGN DOCUMENTS

注册师盖章
REGISTERED DESIGNER STAMP

版次
EDITION

修改日期
MODIFICATION DATE

修改原因
REVISION REASON

修改记录
REVISION RECORD

项目负责人
CAPTAIN

方案设计
PROJECT DESIGN

设计
DESIGNED BY

制图
DRAWING

校对
CHECKED BY

审核
EXAMINED BY

专业负责
CHIEF ENGINEER

审定
APPROVED BY

院技术负责人
INSTITUTE TECHNICAL RESPONSIBLE

印刷体
PRINT

签署
SIGNATURE

建设单位
CLIENT

广西自贸区钦州港片区开发投资有限公司

建设地点
SITE

钦州市保税港区

工程名称
PROJECT

自贸大厦

子项名称
SUB-PROJECT

图名
TITLE

首层智能化平面图

合同号
CONTRACT No.


图则
DRAWING TYPE


图号
DRAWING No.

版次
EDITION No.


日期
DATE

2022.09

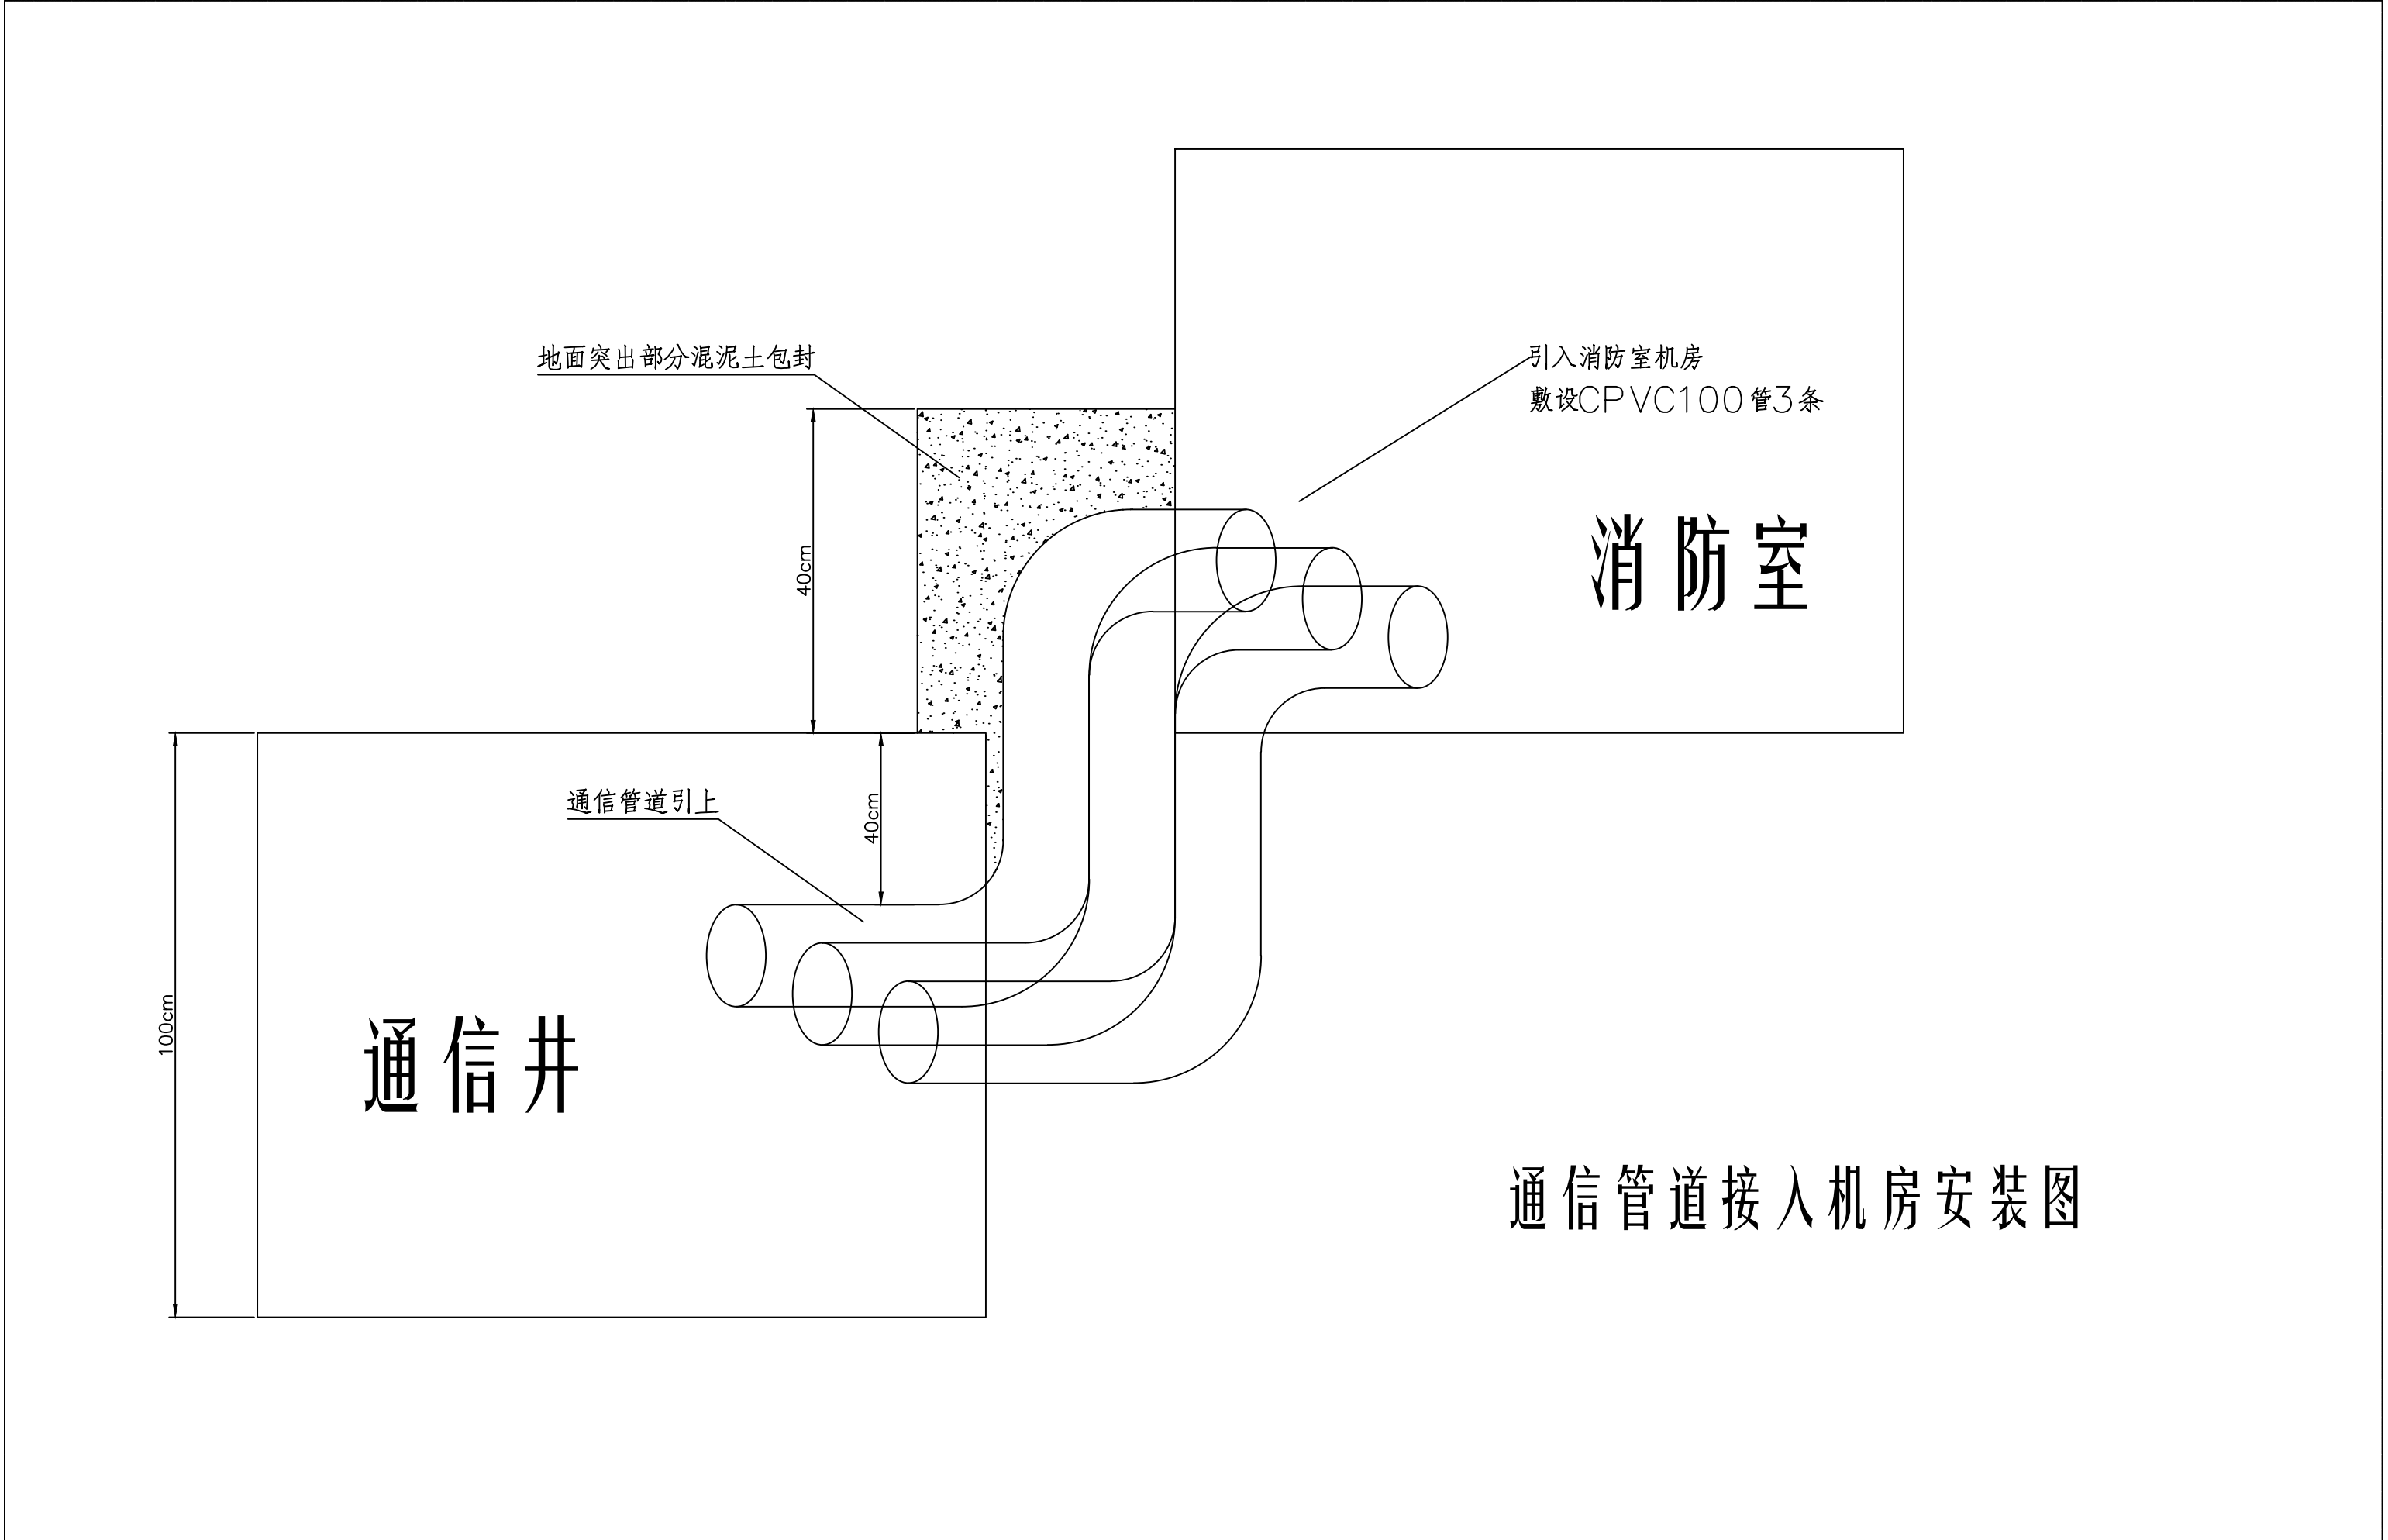

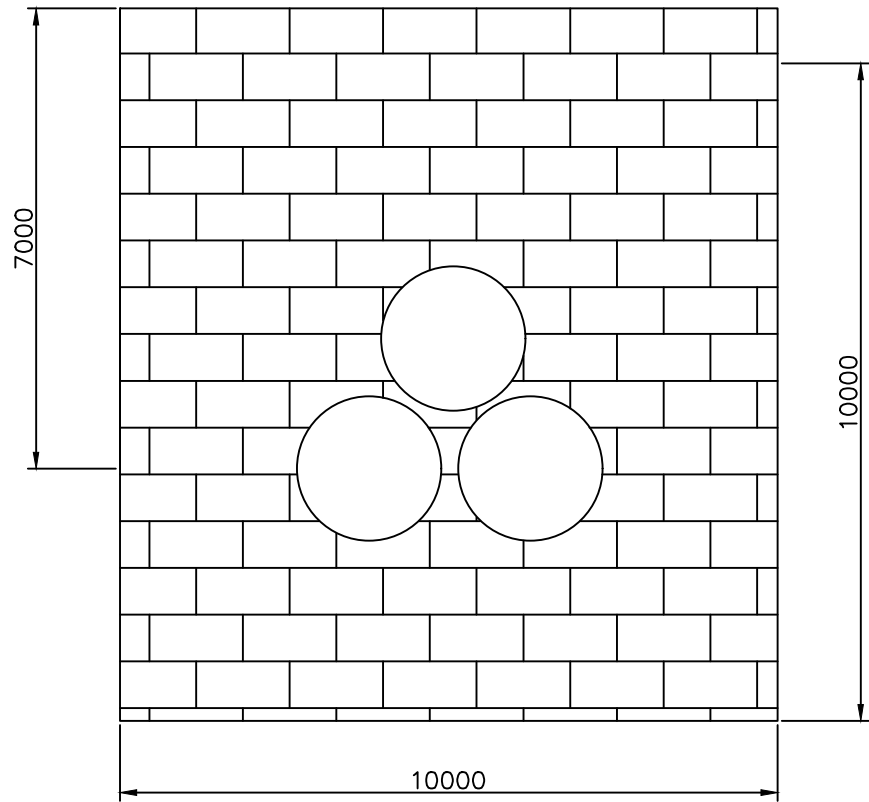

通信井横截面图，
通信井规格
100cm*100cm*100cm

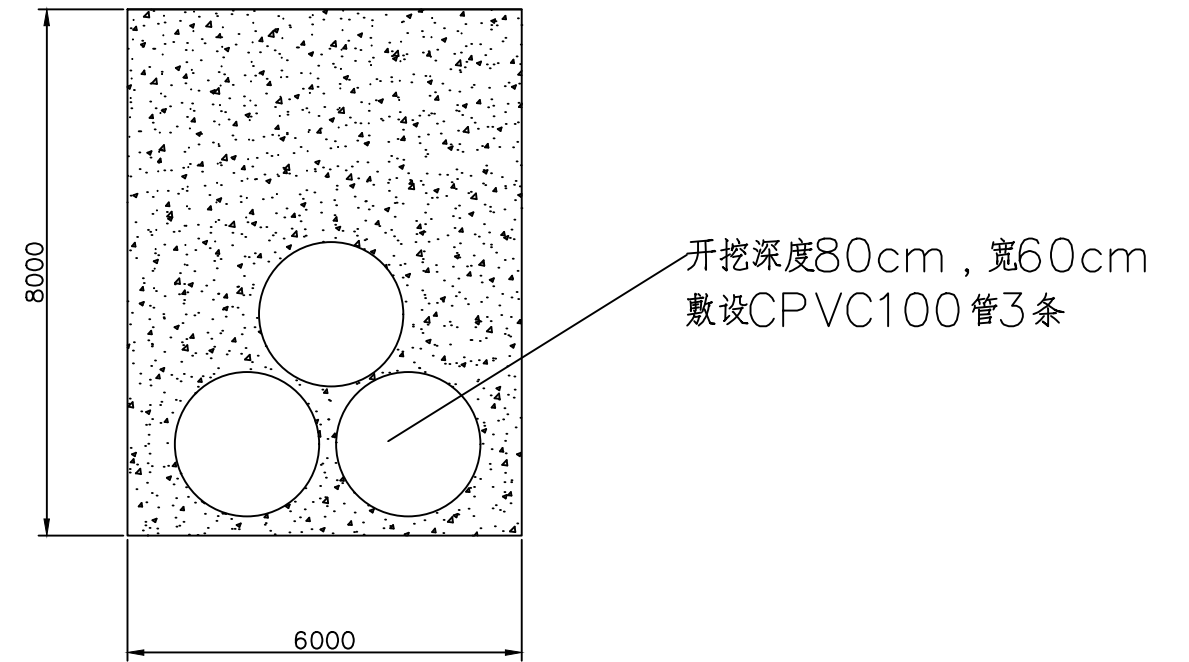

通信管道横截面图